


SCHEMAT IDEOWY TABLICY ROZDZIELCZEJ

zasilanie TG - S193 B25A
YKY 4x6 mm²

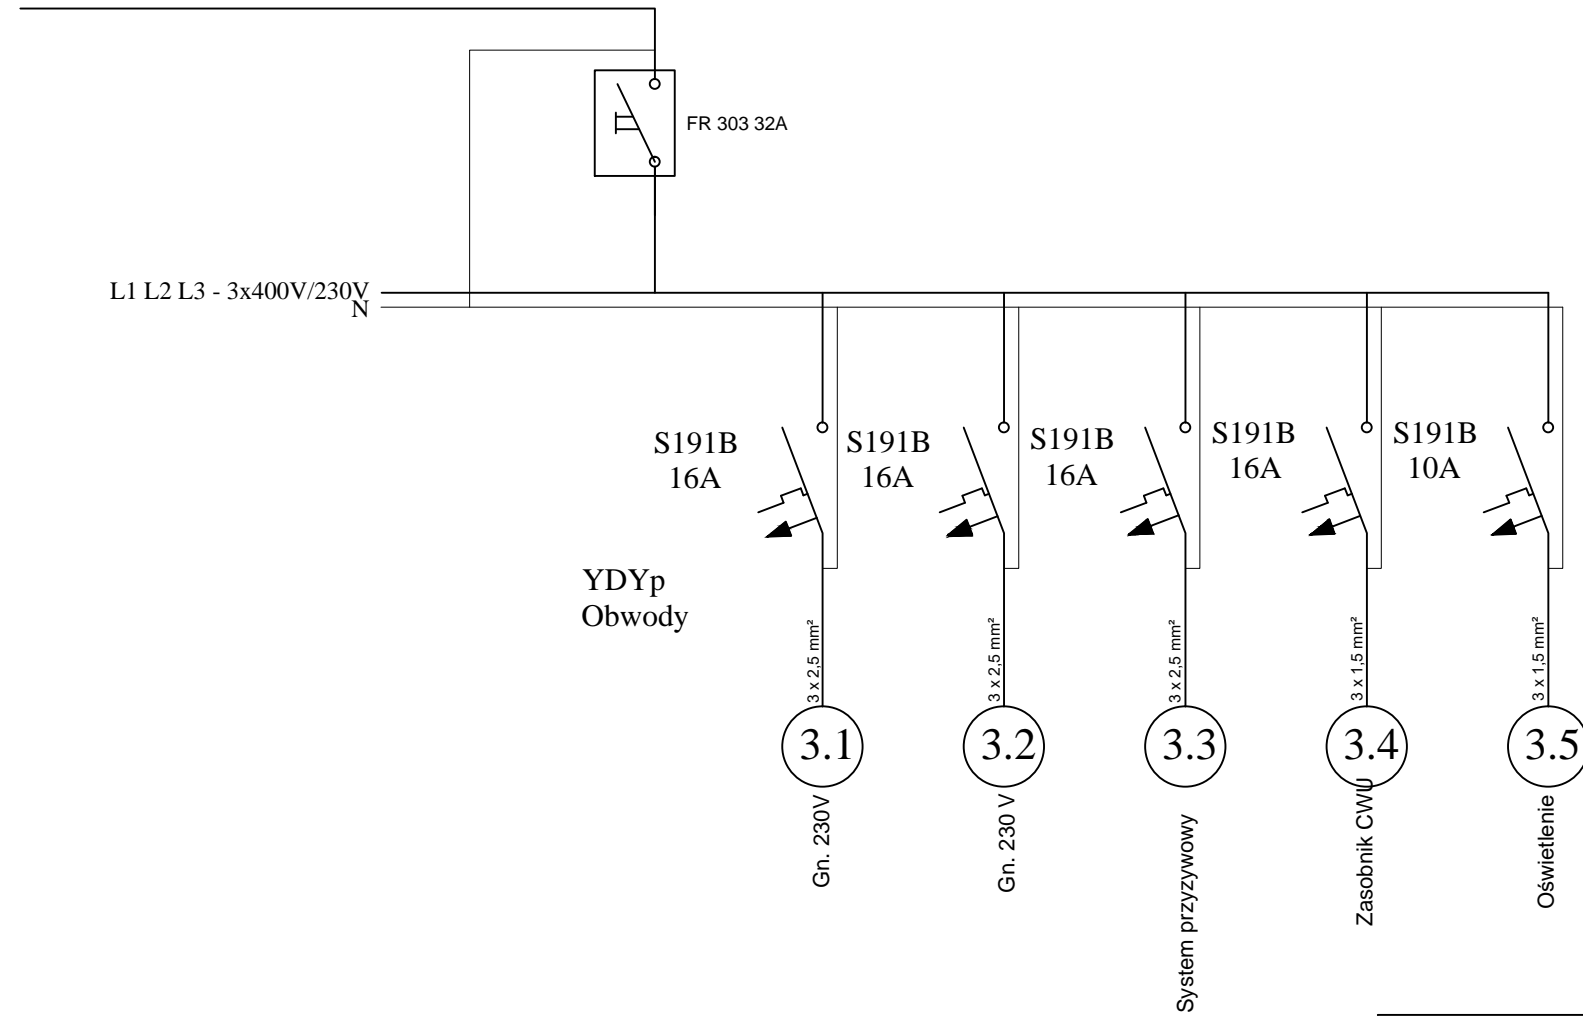

Nazwa opracowania: Remont części pomieszczeń Choszczeńskiego Domu Kultury		Skala: 1 : 50
Tytuł: Wewnętrzna Instalacja Elektryczna – Tablica		
Inwestor: Gmina Choszczno ul. Wolności 24, 73-200 Choszczno		Data: wrzesień 2019
Adres inwestycji: Choszczeński Dom Kultury, ul. Boh. Warszawy 17		
Projektował: Andrzej Gruszczyński	Podpis:	Nr rys. 2E